



## LEGENDA ÚČELU MIESTNOSTÍ - 5.NP

ČÍSLO	NÁZOV MIESTNOSTI	PLOCHA (m2)	PODLAHA	STENY	STROP
5.01	CHODBA	197,74	KER. DLAŽBA, KER. SOKEL	OMIETKA + MALBA OLEJ. NÁTER V. 1,3m	OMIETKA + MALBA
5.02	SCHODISKO	15,27	KAMEŇ	OMIETKA + MALBA OLEJ. NÁTER V. 1,3 m	OMIETKA + MALBA
5.03	KABINET - M.Č.57	19,10	DREVENÉ VLYSY + KOBEREK	OMIETKA + MALBA OLEJ. NÁTER V. 1,3 m	OMIETKA + MALBA
5.04	PREDSIEN MUŽI - M.Č.58	10,69	KER. DLAŽBA	KER. OBKLAD, V. 2,0 m OMIETKA + MALBA	OMIETKA + MALBA
5.05	WC MUŽI - M.Č.58	13,70	KER. DLAŽBA	KER. OBKLAD, V. 2,0 m OMIETKA + MALBA	OMIETKA + MALBA
5.06	ÚČEBŇA - M.Č.59	72,95	DREVENÉ VLYSY + PVC, PVC SOKEL	OMIETKA + MALBA OLEJ. NÁTER V. 1,3 m	OMIETKA + MALBA
5.07	ÚČEBŇA - M.Č.60	73,31	DREVENÉ VLYSY + PVC, PVC SOKEL	OMIETKA + MALBA OLEJ. NÁTER V. 1,3 m	OMIETKA + MALBA
5.08	ÚČEBŇA - M.Č.61	73,25	DREVENÉ VLYSY + PVC, PVC SOKEL	OMIETKA + MALBA OLEJ. NÁTER V. 1,3 m	OMIETKA + MALBA
5.09	ÚČEBŇA - M.Č.62	72,26	DREVENÉ VLYSY + PVC, PVC SOKEL	OMIETKA + MALBA OLEJ. NÁTER V. 1,3 m	OMIETKA + MALBA
5.10	ÚČEBŇA - M.Č.63	73,25	DREVENÉ VLYSY + PVC, PVC SOKEL	OMIETKA + MALBA OLEJ. NÁTER V. 1,3 m	OMIETKA + MALBA
5.11	ÚČEBŇA - M.Č.64A	72,95	DREVENÉ VLYSY + PVC, PVC SOKEL	OMIETKA + MALBA OLEJ. NÁTER V. 1,3 m	OMIETKA + MALBA
5.12	ÚČEBŇA - M.Č.64	51,76	DREVENÉ VLYSY + PVC, PVC SOKEL	OMIETKA + MALBA OLEJ. NÁTER V. 1,3 m	OMIETKA + MALBA
5.13	KABINET - M.Č.65	24,06	DREVENÉ VLYSY + PVC, PVC SOKEL	OMIETKA + MALBA OLEJ. NÁTER V. 1,3 m	OMIETKA + MALBA
5.14	KABINET - M.Č.65	22,89	DREVENÉ VLYSY + PVC, PVC SOKEL	OMIETKA + MALBA OLEJ. NÁTER V. 1,3 m	SDK KAZETOVÝ PODHLAD
5.15	CHODBA	3,16	DREVENÉ VLYSY	OMIETKA + MALBA OLEJ. NÁTER V. 1,3 m	OMIETKA + MALBA
5.16	VÝŤAH OSOBNÝ	1,80	-	-	-
5.17	WC ZAMESTNANCI - M.Č.66	3,22	KER. DLAŽBA	KER. OBKLAD, V. 2,0 m OMIETKA + MALBA	SDK KAZETOVÝ PODHLAD
5.18	WC ŽENY + UPRAŤOVAČKA - M.Č.67	14,58	KER. DLAŽBA	KER. OBKLAD, V. 2,0 m OMIETKA + MALBA	SDK KAZETOVÝ PODHLAD
5.19	SCHODISKO	15,27	KAMEŇ	OMIETKA + MALBA OLEJ. NÁTER V. 1,6m	OMIETKA + MALBA
SPOLU - ÚŽITKOVÁ PLOCHA		831,21			

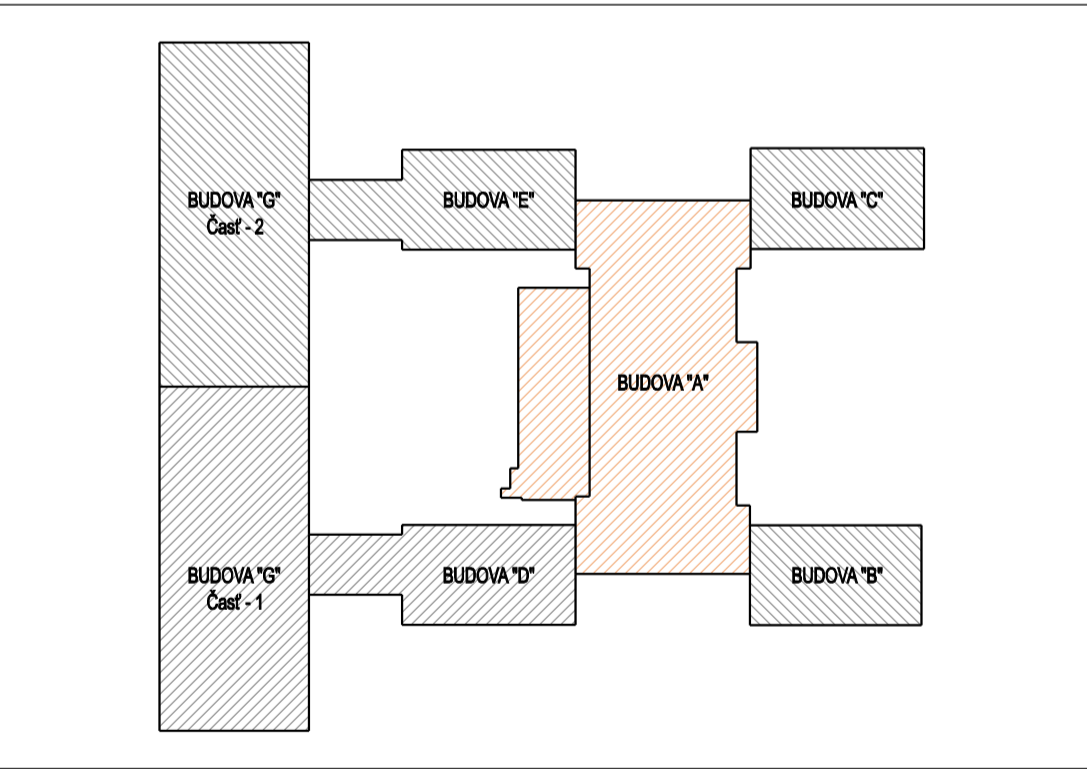

AUTOR PROJEKTU: ING. MICHAL BORŠČ, ING. DANIELA KOMENDÁTOVÁ			 <b>DAR KOM s.r.o.</b> DVOŘKOVNA 5, KOŠICE 040 22, TEL.Č: 0908 364 696 IČO: 46304193, DIČ: 2023326734, DIČ DPH: SK2023326734	
VEDÚCI PROJEKTANT	ZODPOVEDNÝ PROJEKTANT	VYPRACOVAL		
ING. DANIELA KOMENDÁTOVÁ	ING. MICHAL BORŠČ	ING. DANIELA KOMENDÁTOVÁ		
<i>Komý</i>	<i>M.Boršč</i>	<i>Komý</i>		
STAVEBNÍK: SPŠ - ELEKTROTECHNICKÁ	KAT. ÚZEMIE: SEVERNÉ MESTO		FORMÁT	8x44
MÍSTO STAVBY: KOMENSKÉHO 44, 040 01 KOŠICE	PAR. Č.: 2778/1, 2778/6		DÁTUM	OKTÓBER 2023
EXCELENTNÍ V ELE, AUT A IT PRE 21. STOROČIE SPŠ - ELEKTROTECHNICKÁ			Č. ZÁKAZKY	2301/P
			KOTOVANÉ	mm
			OBJEKT: SO-01 BUDOVA "A"	
OBSAH: PŮDORYS 5.NP - PŮVODNÝ STAV			ARCHITEKTONICKO-STAVEBNÉ RIEŠENIE	
			MIERKA: 1:100	VÝKRES Č. D1.1-06
AKÉKOLÍVEK ZMENY, DOPLNKY, PREKRESLOVANIE ALEBO ROZMNOŽOVANIE TEJTO DOKUMENTÁCIE JE V ZMYSLE AUTORSKEHO ZÁKONA BEZ SÚHLASU NEPRÍPUŠTNÉ!				