


LEGENDA :


- A
LED
SVETLO LED STROPNÉ 24W, 2400lm (min), IP20, 4000K
NA MIESTE POVOĎNEHO SVETIELA
- C
SPINAČ 10A/230V, rod. 1, ZAPUSTENÝ, IP 20
- B
LED
SVETLO LED STROPNÉ 12W, 1200lm (min), IP20, 4000K

ROZVODNÝ SYSTÉM: 3/PEN AC 400/230V, 50Hz, TN-C-S ROZVÁDZAČE
I/PEN AC 230V, 50Hz, TN-C-S SVETIELA
S/P/PE AC 400/230V, 50Hz, TN-C-S - NÁPOJENIE VÝŤAHU
OCHRANNÉ OPATRENIA PRED ZASAHOM ELEKTRICKÝM PRÚDOM:
OCHRANA ZÁKLADNÁ : 412 IZOLOVANÍM ZVÝŠEN ČISTI, KRYTÍ
OCHRANA PRI PORUČIE : 411,3,2 SAMOČINNÝM ODPOJENÍM NÁPÁJANIA V SIETI TN
411,3,1,2 OCHRANNE POSPÁLANIE

LEGENDA ÚČELU MIESTNOSTÍ - 2.NP

ČÍSLO	NÁZOV MIESTNOSTI	PLOCHA (m2)	PODLAHA	STENY	STROP
2.01	CHODBA	194,79	PVC PODLAHA, PVC SOKEL	OMIETKA + MALBA OLEJ NÁTER V. 1,6m	
2.02	SCHODISKO	15,27	KAMEN	OMIETKA + MALBA OLEJ NÁTER V. 1,6m	OMIETKA + MALBA
2.03	KABINET Č.22	19,10	DREVENÉ VLYSY + PVC, PVC SOKEL	OMIETKA + MALBA OLEJ NÁTER V. 1,6m	OMIETKA + MALBA
2.04	PREDSEŇ MUŽI - M.Č.23	10,86	KER. DLAŽBA	KER. OBKLAD, V. 2,0 m OMIETKA + MALBA	OMIETKA + MALBA
2.05	WC MUŽI - M.Č.23	13,50	KER. DLAŽBA	KER. OBKLAD, V. 2,0 m OMIETKA + MALBA	SDK KAZETOVÝ PODHLAD
2.06	UČEBŇA - M.Č.24	72,69	DREVENÉ VLYSY + PVC, PVC SOKEL	OMIETKA + MALBA OLEJ NÁTER V. 1,6m	OMIETKA + MALBA
2.07	UČEBŇA - M.Č.25	71,66	DREVENÉ VLYSY + PVC, PVC SOKEL	OMIETKA + MALBA OLEJ NÁTER V. 1,6m	OMIETKA + MALBA
2.08	UČEBŇA - M.Č.26A	37,15	DREVENÉ VLYSY + PVC, PVC SOKEL	OMIETKA + MALBA OLEJ NÁTER V. 1,6m	OMIETKA + MALBA
2.09	UČEBŇA - M.Č.26B	33,95	DREVENÉ VLYSY + PVC, PVC SOKEL	OMIETKA + MALBA OLEJ NÁTER V. 1,6m	OMIETKA + MALBA
2.10	UČEBŇA - M.Č.27	73,58	DREVENÉ VLYSY + PVC, PVC SOKEL	OMIETKA + MALBA OLEJ NÁTER V. 1,6m	OMIETKA + MALBA
2.11	UČEBŇA - M.Č.28B	34,08	DREVENÉ VLYSY + PVC, PVC SOKEL	OMIETKA + MALBA OLEJ NÁTER V. 1,6m	OMIETKA + MALBA
2.12	UČEBŇA - M.Č.28A	38,45	DREVENÉ VLYSY + PVC, PVC SOKEL	OMIETKA + MALBA OLEJ NÁTER V. 1,6m	OMIETKA + MALBA
2.13	UČEBŇA - M.Č.29	72,69	DREVENÉ VLYSY + PVC, PVC SOKEL	OMIETKA + MALBA OLEJ NÁTER V. 1,6m	OMIETKA + MALBA
2.14	UČEBŇA - M.Č.30	50,34	DREVENÉ VLYSY + PVC, PVC SOKEL	OMIETKA + MALBA OLEJ NÁTER V. 1,6m	OMIETKA + MALBA
2.15	KABINET - M.Č.31	24,13	DREVENÉ VLYSY + PVC, PVC SOKEL	OMIETKA + MALBA OLEJ NÁTER V. 1,6m	OMIETKA + MALBA
2.16	KABINET - M.Č.31	23,51	DREVENÉ VLYSY + PVC, PVC SOKEL	OMIETKA + MALBA OLEJ NÁTER V. 1,6m	OMIETKA + MALBA
2.17	VÝŤAH - OSOBNÝ	1,80	-	-	-
2.18	PREDSEŇ	5,8	KER. DLAŽBA	KER. OBKLAD, V. 2,0 m OMIETKA + MALBA	SDK KAZETOVÝ PODHLAD
2.19	WC ŽENY + UPRAŤOVAČKA M.Č.33	12,28	KER. DLAŽBA	KER. OBKLAD, V. 2,0 m OMIETKA + MALBA	SDK KAZETOVÝ PODHLAD
2.20	SCHODISKO	15,27	KAMEN	OMIETKA + MALBA OLEJ NÁTER V. 1,6m	OMIETKA + MALBA
2.21	BALKÓN	28,35	KER. DLAŽBA	OMIETKA + MALBA	
2.22	WC IMOBILNÝ	3,60	KER. DLAŽBA	KER. OBKLAD, V. 2,0 m OMIETKA + MALBA	SDK KAZETOVÝ PODHLAD
SPOLU - ÚŽITKOVÁ PLOCHA		000			

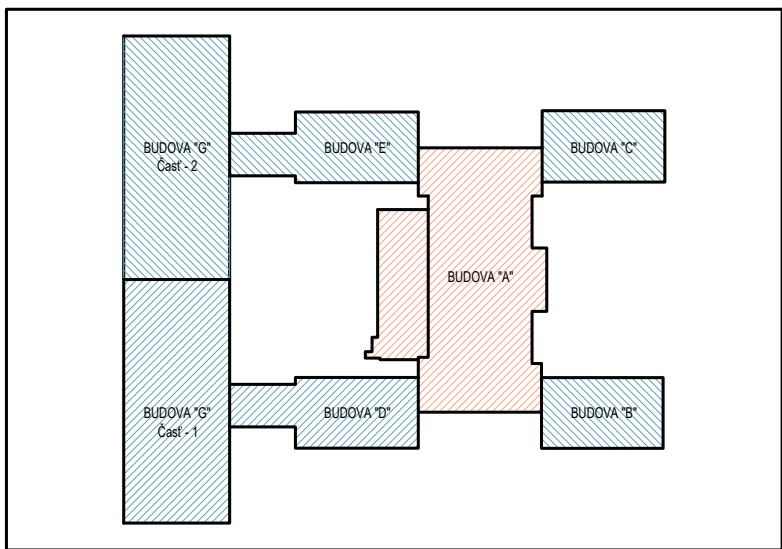

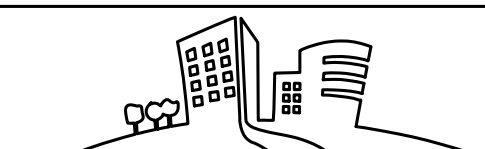AUTOR PROJEKTU: ING. MICHAL BORŠČ, ING. DANIELA KOMENDÁTOVÁ			 DAR KOM s.r.o. DVOŘKINOVA 5, KONEC 040 22, TEL.Č. 0908 364 696 IČO: 46304193, DIČ: 2023326734, DIČ DPH: SK2023326734	
VEDÚCI PROJEKTANT	ZODPOVEDNÝ PROJEKTANT	VYPRACOVAL		
ING. DANIELA KOMENDÁTOVÁ	ING. NORBERT HORVÁTH	ING. NORBERT HORVÁTH		
<i>Kom</i>				
STAVEBNÍK: SPŠ-ELEKTROTECHNICKÁ	KAT. ÚZEMIE: SEVERNÉ MESTO		FORMÁT A4/A4 DÁTUM OKTÓBER 2023 Č. ZAKÁZKY 2301/P KOTOVANÉ mm	
MIESTO STAVBY: KOMENSKÉHO 44, 040 01 KOŠICE	PAR. Č.: 2778/1, 2778/B			
STAVBA:	EXCELENTNÍ V ELE, AUT A IT PRE 21. STOROČIE SPŠ - ELEKTROTECHNICKÁ			
OBJEKT:	SO-01 BUDOVA "A"		PROJEKT PRE REALIZÁCIU STAVBY	
			ELEKTROINSTALÁCIA	
OBSAH:	PŮDORYS 2.NP - ELEKTROINSTALÁCIA		MIERKA: 1:100 VÝKRES Č. E1.2-3	
AKÉKOLYVEK ZMENY, DOPLNKY, PREKRESLOVANIE ALEBO ROZMNOŽOVANIE TEJTO DOKUMENTÁCIE JE V ZMYSLE AUTORSKÉHO ZÁKONA BEZ SÚHLASU NEPRÍPUSTNÉ!				