 


LEGENDA :





SVETIDLO LED STROPNÉ 24W, 2400lm (min), IP20, 4000K
NA MIESTE PŮVODNÉHO SVETIDLA

ROZVODNÝ SYSTÉM: 3/PEN AC 400/230V, 50Hz, TN-C-ROZVÁŽIČE
1/PEN AC 230V, 50Hz, TN-C - SVETIDLA
3/N/PE AC 400/230V, 50Hz, TN-C-S - NÁPOJENIE VÝTAHU
OCHRANNÉ OPATROVANIE PRED ZAGRAZOM ELEKTROČNÝM PRÚDOM
OCHRANA ZÁKLADNÁ : 412 IZOLOVANÍM ŽIVÝCH ČASTÍ, KRYTÍM
OCHRANA PRI PORUČE : 411.3.2 SAMOČINNÝM ODPOJENÍM NÁPAJANIA V SIETI TN
411.3.1.2 OCHRANNÉ POSÚVANIE

LEGENDA ÚČELU MIESTNOSTÍ - 4.NP

ČÍSLO	NÁZOV MIESTNOSTI	PLOCHA (m ²)	PODLAHA	STENY	STROP
4.01	CHODBA	194,79	KER. DLAŽBA, KER. SOKE	OMIETKA + MALBA OLEJ. NÁTER V. 1,6m	OMIETKA + MALBA
4.02	SCHODISKO	15,27	KAMEŇ	OMIETKA + MALBA OLEJ. NÁTER V. 1,6m	OMIETKA + MALBA
4.03	KABINET - M.Č.45	19,10	DREVENÉ VLYSY + PVC, PVC SOKE	OMIETKA + MALBA OLEJ. NÁTER V. 1,6m	OMIETKA + MALBA
4.04	PREDSIEN MUŽI - M.Č.46	10,85	KER. DLAŽBA	KER. OBKLAD. V. 2,0 m OMIETKA + MALBA	OMIETKA + MALBA
4.05	WC MUŽI - M.Č.46	13,50	KER. DLAŽBA	KER. OBKLAD. V. 2,0 m OMIETKA + MALBA	SDK KAZETOVÝ PODHLAD
4.06	ÚČEBŇA - M.Č.47	72,95	DREVENÉ VLYSY + PVC, PVC SOKE	OMIETKA + MALBA OLEJ. NÁTER V. 1,6m	OMIETKA + MALBA
4.07	ÚČEBŇA - M.Č.48	71,66	DREVENÉ VLYSY + PVC, PVC SOKE	OMIETKA + MALBA OLEJ. NÁTER V. 1,6m	OMIETKA + MALBA
4.08	ÚČEBŇA - M.Č.49	73,29	DREVENÉ VLYSY + PVC, PVC SOKE	OMIETKA + MALBA OLEJ. NÁTER V. 1,6m	OMIETKA + MALBA
4.09	ÚČEBŇA - M.Č.50	72,30	DREVENÉ VLYSY + PVC, PVC SOKE	OMIETKA + MALBA OLEJ. NÁTER V. 1,6m	OMIETKA + MALBA
4.10	ÚČEBŇA - M.Č.51	73,29	DREVENÉ VLYSY + PVC, PVC SOKE	OMIETKA + MALBA OLEJ. NÁTER V. 1,6m	OMIETKA + MALBA
4.11	ÚČEBŇA - M.Č.52	72,69	DREVENÉ VLYSY + PVC, PVC SOKE	OMIETKA + MALBA OLEJ. NÁTER V. 1,6m	OMIETKA + MALBA
4.12	ÚČEBŇA - M.Č.53	48,78	DREVENÉ VLYSY + PVC, PVC SOKE	OMIETKA + MALBA OLEJ. NÁTER V. 1,6m	OMIETKA + MALBA
4.13	KABINET - M.Č.54	23,80	DREVENÉ VLYSY + PVC, PVC SOKE	OMIETKA + MALBA OLEJ. NÁTER V. 1,6m	OMIETKA + MALBA
4.14	KABINET - M.Č.54	26,35	DREVENÉ VLYSY + PVC, PVC SOKE	OMIETKA + MALBA OLEJ. NÁTER V. 1,6m	OMIETKA + MALBA
4.15	VÝTAH - OSOBNÝ	1,80	-	-	-
4.16	WC ZAMESTANCI - M.Č.55	3,22	KER. DLAŽBA	KER. OBKLAD. V. 2,0 m + MALBA	SDK KAZETOVÝ PODHLAD
4.17	WC ŽENY + UPRAŤOVAČKA - M.Č.56	14,58	KER. DLAŽBA	KER. OBKLAD. V. 2,0 m + MALBA	SDK KAZETOVÝ PODHLAD
4.18	SCHODISKO	15,27	KAMEŇ	OMIETKA + MALBA OLEJ. NÁTER V. 1,6m	OMIETKA + MALBA
SPOLU - ÚŽITKOVÁ PLOCHA		823,49			

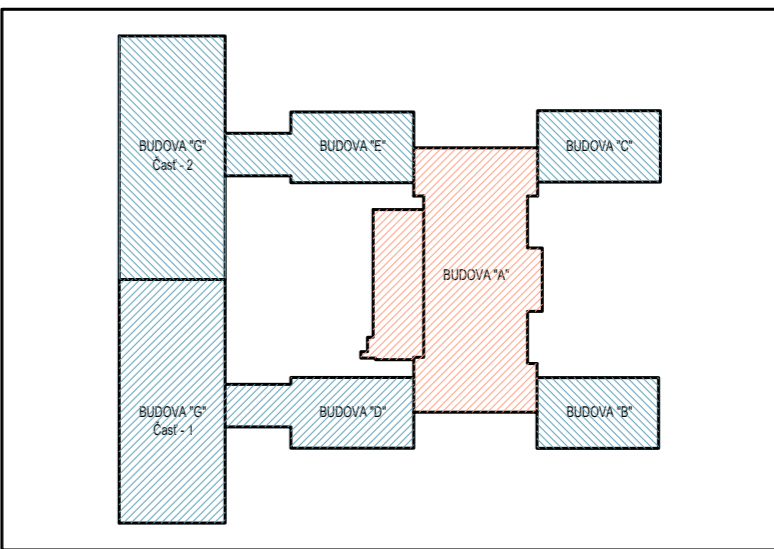

AUTOR PROJEKTU: ING. MICHAL BORŠČ, ING. DANIELA KOMENDÁTOVÁ				 DAR KOM s.r.o. DVOŘKINOVA 5, KOVČE 040 22, TEL.Č. 0908 364 696 IČO: 46304193, DIČ: 2023326734, DIČ DPH: SK2023326734			
VEDÚCI PROJEKTANT		ZODPOVEDNÝ PROJEKTANT				VYPRACOVAL	
ING. DANIELA KOMENDÁTOVÁ		ING. NORBERT HORVÁTH				ING. NORBERT HORVÁTH	
<i>Kom</i> STAVEBNÍK: SPŠ ELEKTROTECHNICKÁ				KAT. ÚZEMIE: SEVERNÉ MESTO			
MIESTO STAVBY: KOMENSKÉHO 44, 040 01 KOŠICE		PAR. Č.:		2778/1, 2778/6			
STAVBA:				FORMÁT: 4xM			
EXCELENTNÍ V ELE. AUT A IT PRE 21. STOROČIE SPŠ - ELEKTROTECHNICKÁ				DÁTUM: OKTÓBER 2023			
				Č. ZAKÁZKY: 2301/P			
				KÓTOVANÉ: mm			
OBJEKT:		SO-01 BUDOVA "A"		PROJEKT PRE REALIZÁCIU STAVBY			
				ELEKTROINŠTALÁCIA			
OBSAH:		PŮDORYS 4.NP - ELEKTROINŠTALÁCIA		MIERKA: 1:100			
				VÝKRES Č. E1.2-5			
AKÉKOLYK ZMENY, DOPLNKY, PREKRESLOVANIE ALEBO ROZMŇOVANIE TETO DOKUMENTÁCIE JE V ZNÝSLÉ AUTORSKÉHO ZÁKONA BEZ SÚHLASU NEPRÍPUŠTNÉ!							