

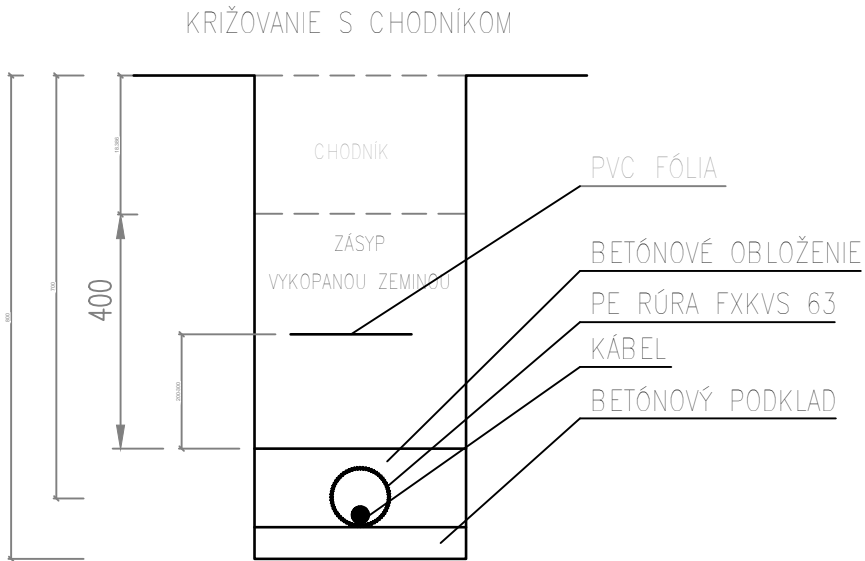
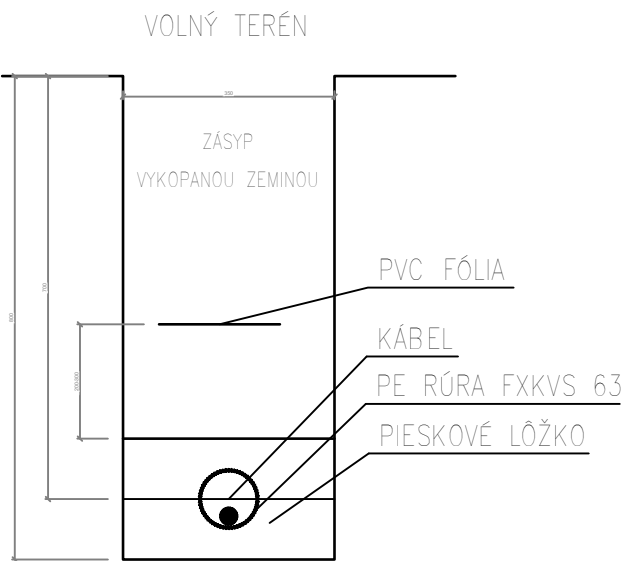
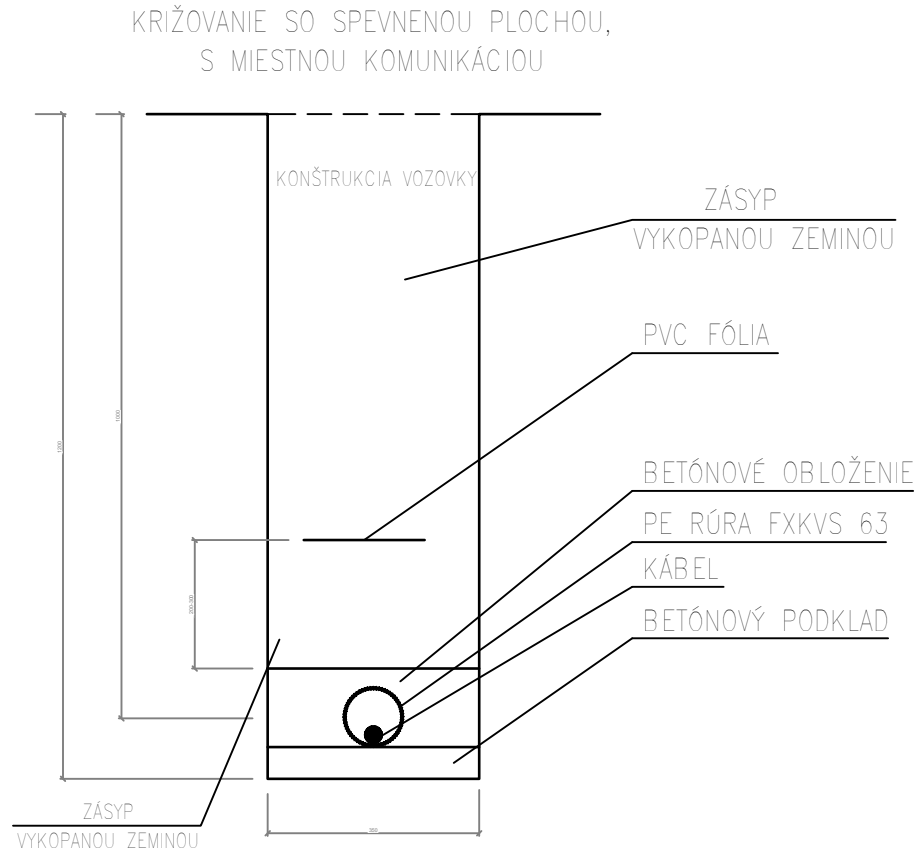


Rezy výkopmi

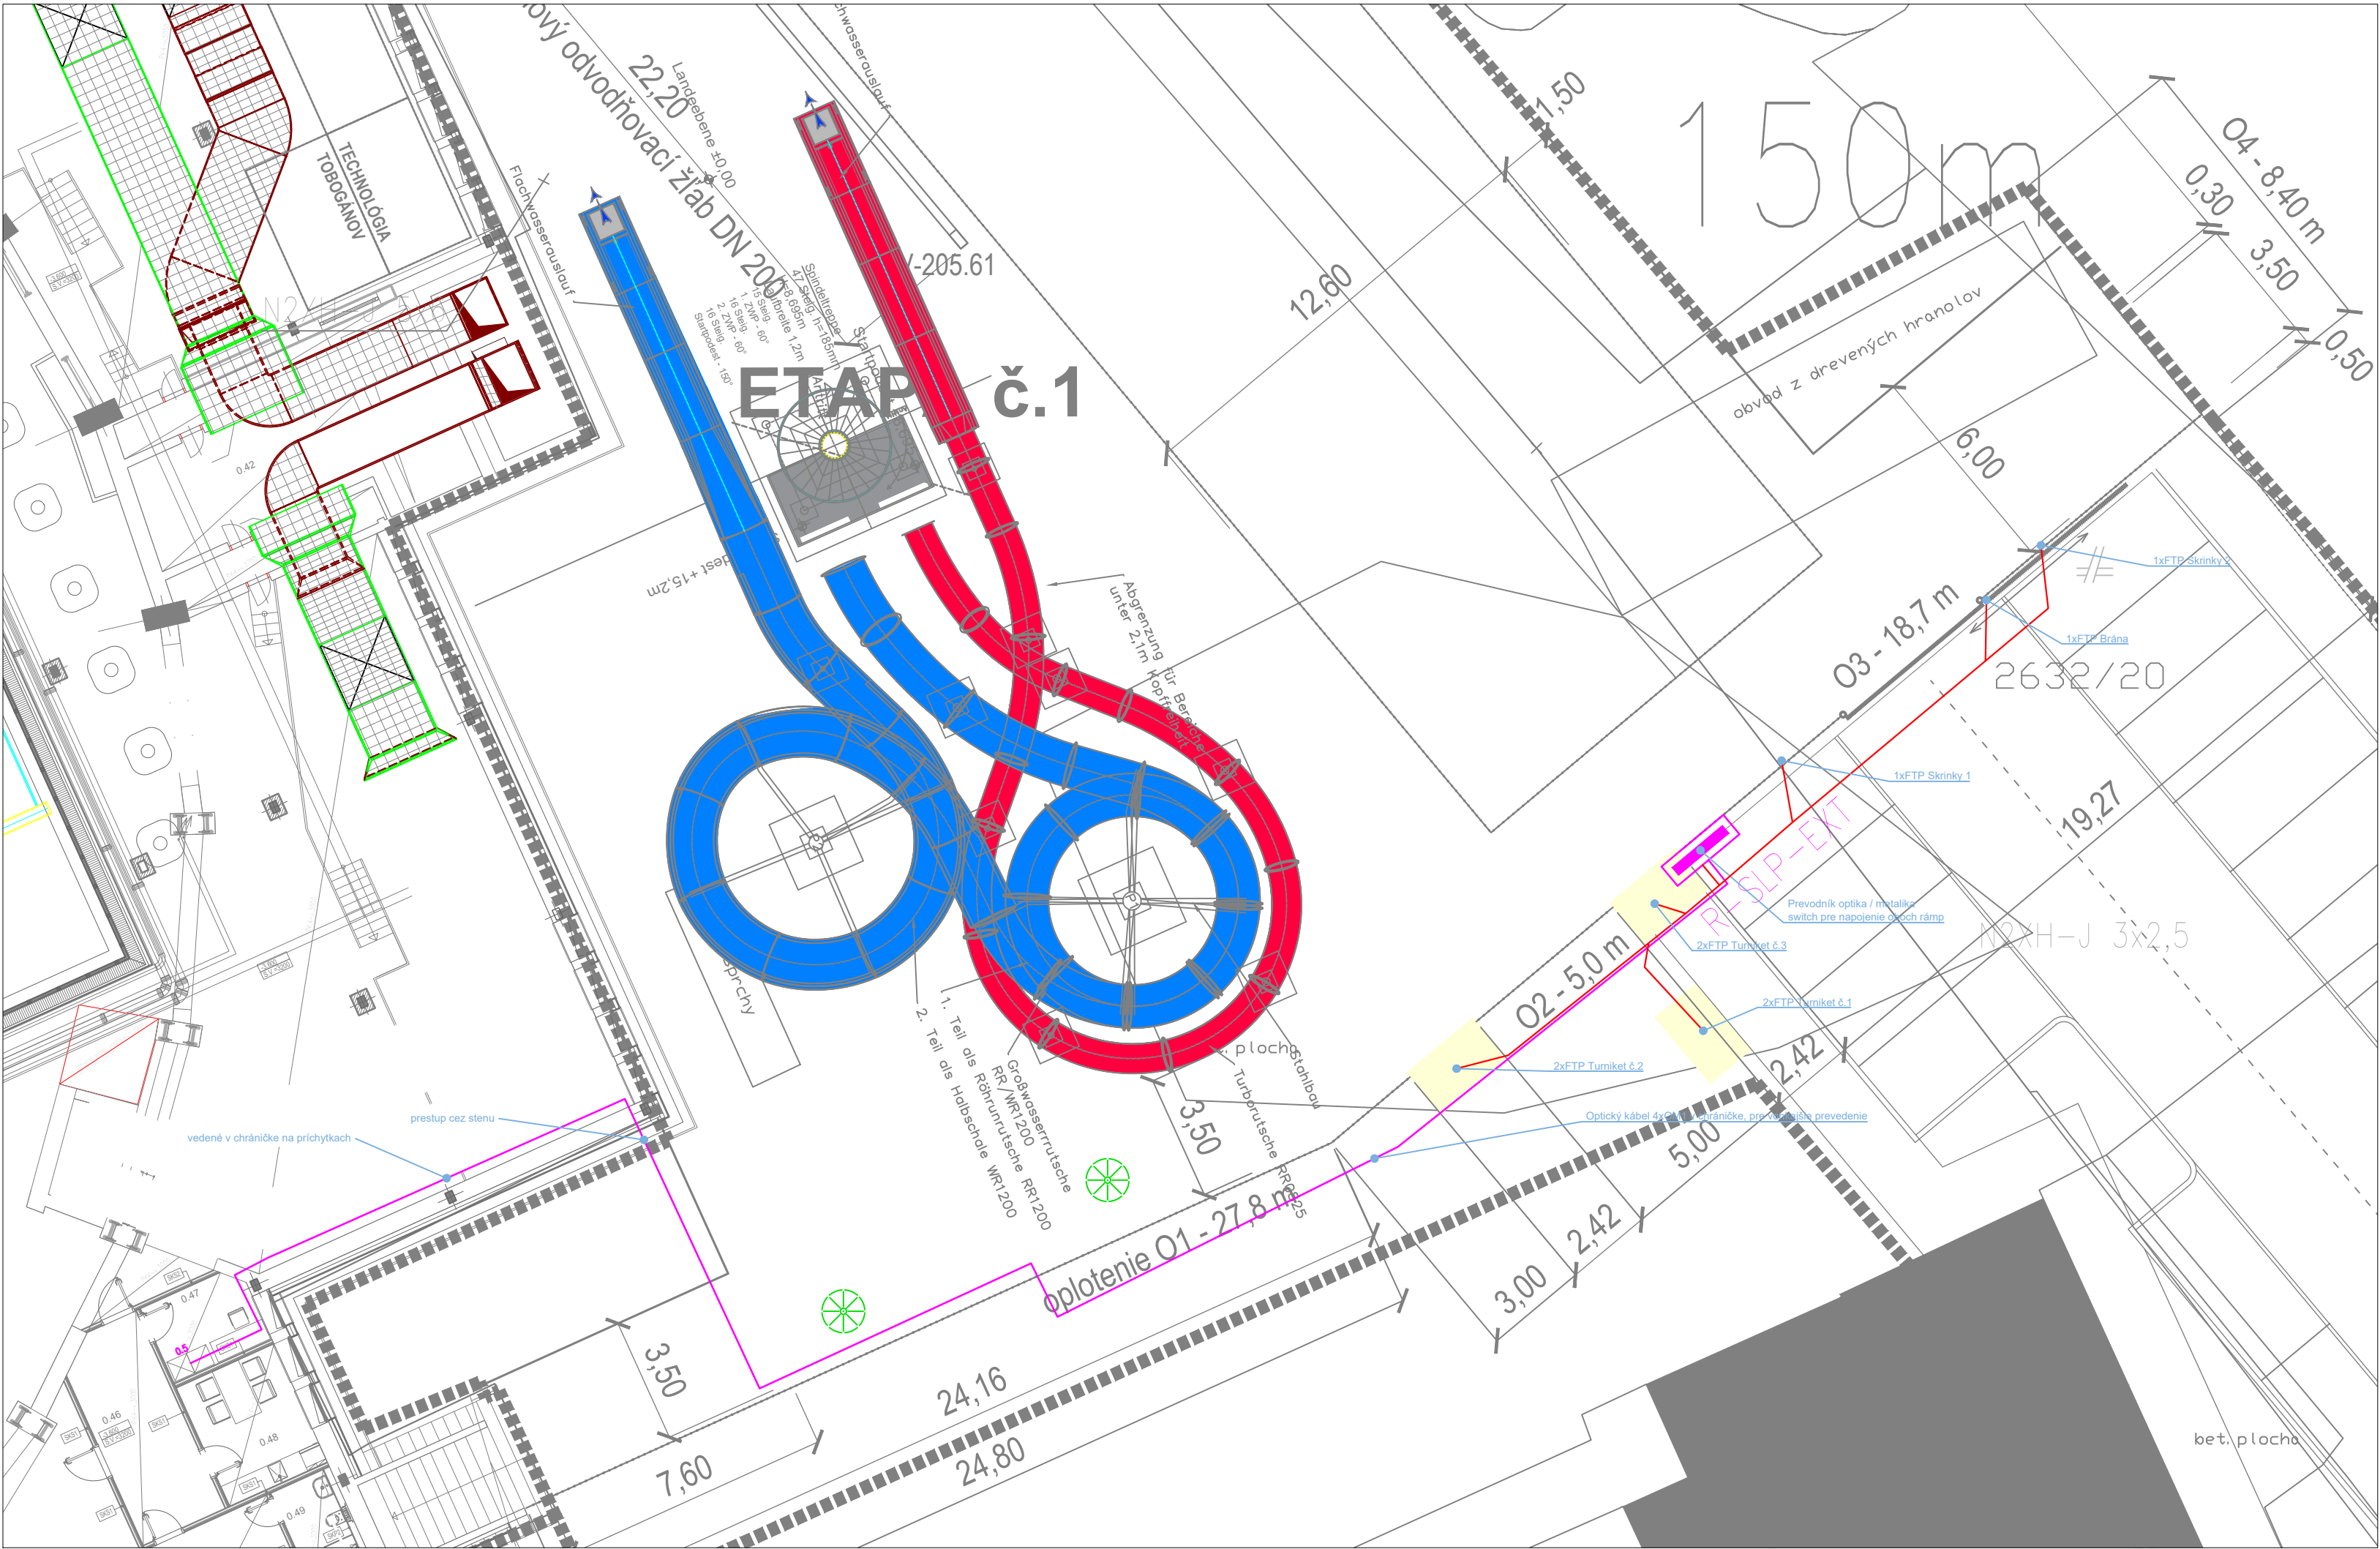

POZNÁMKA:

Napájanie jednotiek CU42xx bude realizované zdrojom 230V/12V 5A

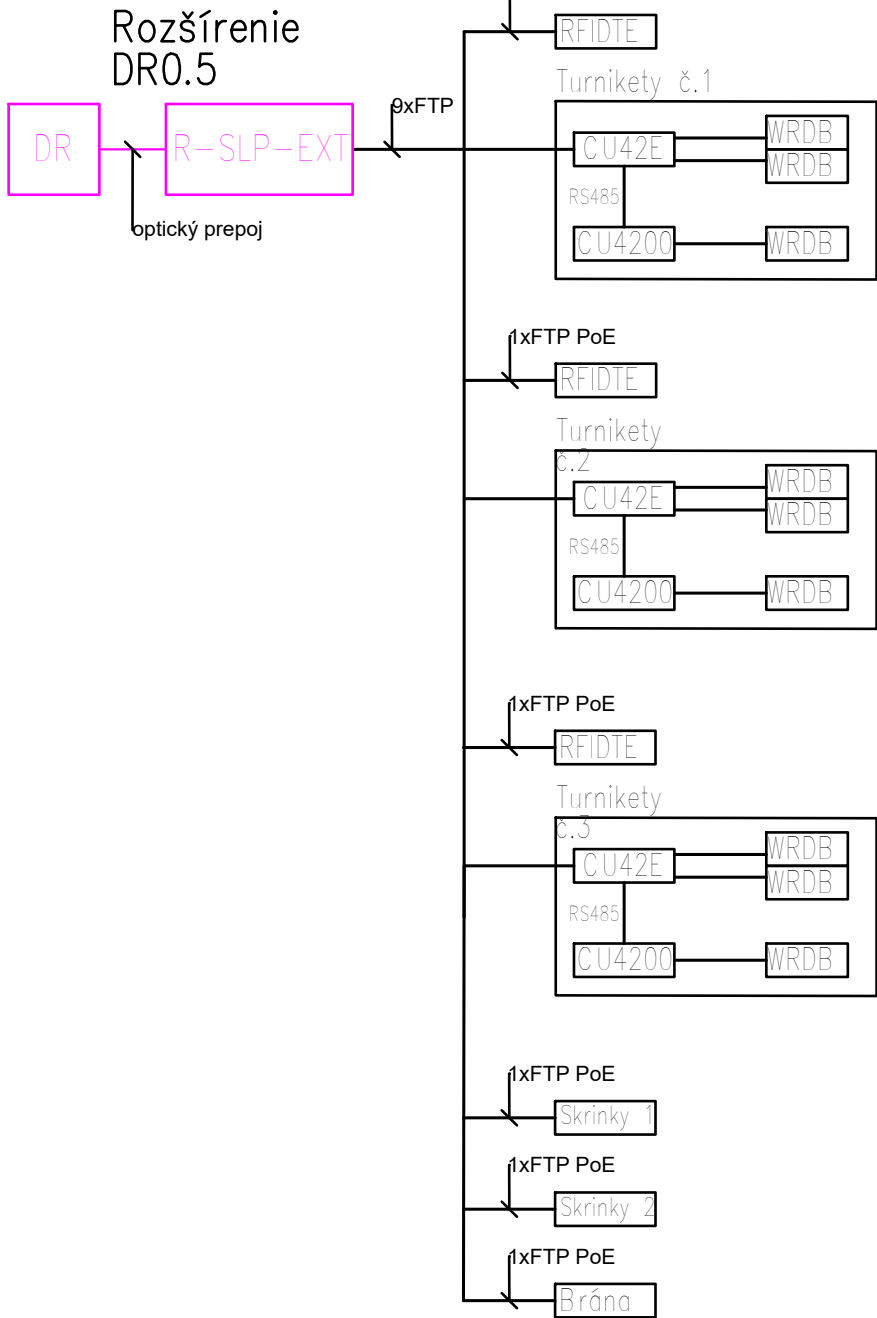

Poznámka:

Silové a dátové rozvody budú vedené v spoločnom výkope  
Napojenie optických káblov bude z racku 0,5 na 1,PP  
Prevodič bude umiestnený v rozvádzači R-SLP-EXT.  
V rozvádzači R-SLP-EXT bude priestorová rezerva pre budúce rozšírenie topológie siete.

Legenda:

- optický kábel v chráničke (v budove)
- optický kábel v chráničke (vo výkope)
- FTP kábel v chráničke

UPOZORNENIE:

VŠETKY NAVRHOVANÉ MATERIÁLY JE MOŽNÉ NAHRADIŤ ODOBODNÝMI MATERIÁLMI S PODOBNÝMI STAVEBNOTECHNICKÝMI A FYZIKÁLNYMI VLASTNOSTAMI INÝCH CERTIFIKOVANÝCH VÝROBCOV !!!  
PRI APLIKACII VŠETKÝCH MATERIÁLOV, KONŠTRUKCIÍ A PRVKOV DODRŽAŤ TECHNOLOGICKÉ A MONTÁŽNE POKYNY V ZÁVISLOSTI OD APLIKOVANÝCH HMŔOT A TECHNOLOGIÍ  
PODĽA POKYNOV VÝROBCU, PREDPISOV V TECHNICKÝCH LISTOV A PLATNÝCH STN!!!  
TENTO VÝKRES JE NEHMOTNÝM MAJETKOM FIRMY d.g.a. DESIGN GRAPHIC ARCHITECTURE s.r.o. OBSAH TOHTO VÝKRESU JE PREDMETOM OBCHODNÉHO TAJOMSTVA FIRMY.  
POŽIČAŤ, ZVEREJNIŤ, ROZMNOŽIŤ, POUŽÍVAŤ NA ÚČELY INEJ STAVBY, UKÁZAŤ Z NEHO ODPSY, VÝPISY ALEBO KÓPIE BEZ PÍSMENNEHO SÚHLASU FIRMY JE PORUŠENIE PLATNÝCH PRÁV!!!

schéma/plan				orientácia/orientation		<div><div>S</div></div>										
revízia/revision		datum/date		obsah/contents												
investor/client		TEPELNÉ HOSPODÁRSTVO spoločnosť s ručením obmedzeným Košice		Komenského 7 Košice, 040 01 Tel: +421 55 600 7100 teho@teho.sk		Ing. Štefan Ferencz Bc. Robert Vindler Adrián Možek Ľudmila Šebek										
generálny projektant/ general designer		TERMOKLIMA, s.r.o.		Košická 3646/68 Poprad, 038 01 Tel: +421 52 426 1001 termoklima@termoklima.sk		Ing. Ján Stanek										
author/designer		d.g.a. design graphic architecture s.r.o.		Sídlo: Jurská 38, Prešov Mesto: Popradská 80, Košice Tel: +421 55 644 4397 dclerady@gmail.com.sk		Ing.mgr.arch. Radovan Gonos Ing. Martin Kadník Ing. Peter Cimbal Ing. Matúš Chomjak										
vypracoval/drawn by		Electric Design s.r.o.		Sídlo: Poštová 547/20, Košice – mestská časť Staré Mesto		Ing. Jozef Király, PhD. Ing. Pavol Mlynár Ing. Peter Horvath										
zodpovedný projektant/ responsibledesigner		Ing. Jozef Király, PhD.				<div> autorizácia/authorisation</div>										
hity/gpe		Ing.mgr.arch. Radovan Gonos														
projekt/project		TOBOGAN PRE NOC KOŠICE														
miesto/place		Košice - Staré Mesto, Protifašistických bojovníkov 4, 040 01 Katastrálne územie: Stredné Mesto Parcela č.: 2014/1, 2014/19, 2014/39, 2632/19, 2632/20, 2002, 2481/18, 2482, 1997/2														
stavebný objekt/building		ELEKTROINSTALACIA - SLABOPRUD														
vykres/plan		SITUÁCIA														
mierka/scale		1:200		rozměr vykresu/plan dimension		1050 x 897										
				vykres/plan		01										
3	1	8	S	Z	0	2	0	0	1	2	2	5	paré	profesia/discipline	SLP	
akcia/action			stupeň/stage			st.objekt/building			revízia/revision			datum/date			číslo záložky	