
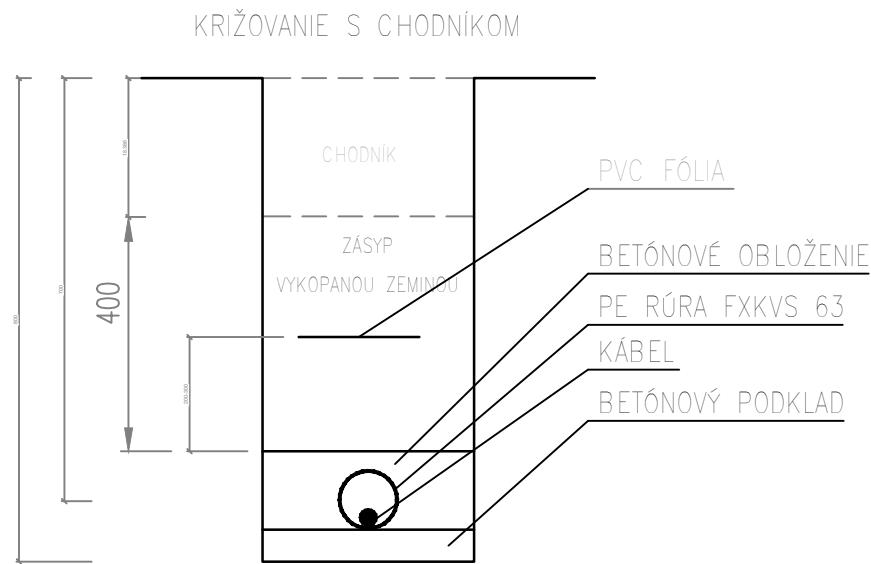
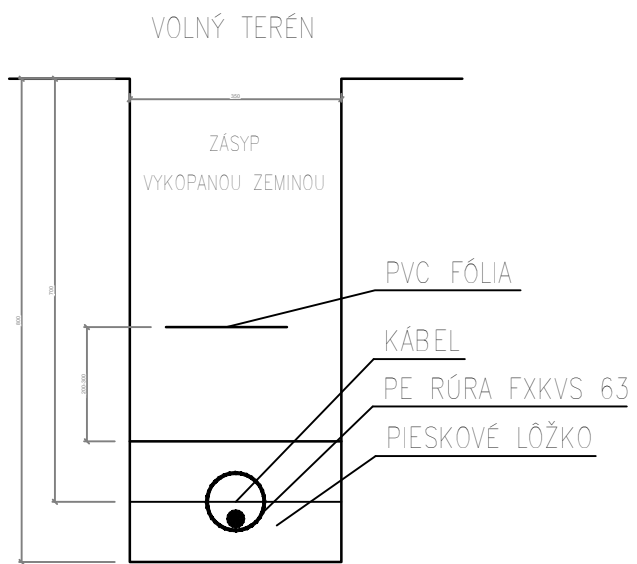


Rezy\_výkopmi

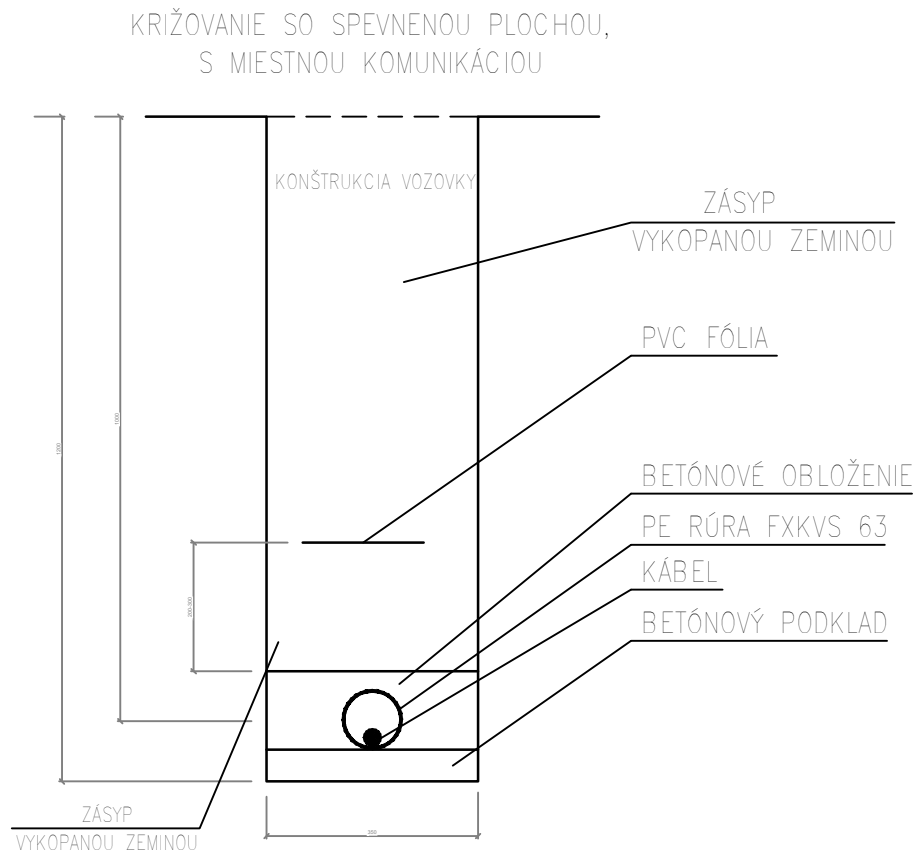

Poznámka:



Silové a dátové rozvody budú vedené v spoločnom výkope  
Napojenie optických káblov bude z racku 0,5 na 1,PP  
Prevodník bude umiestnený v rozvádzači R-SLP-EXT.  
V rozvádzači R-SLP-EXT bude priestorová rezerva pre budúce rozšírenie topológie siete.

Legenda:

- optický kábel v chráničke (v budove)
- optický kábel v chráničke (vo výkope)
- FTP kábel v chráničke

POZNÁMKA:

Napájanie jednotiek CU42xx bude realizované zdrojom 230V/12V 5A

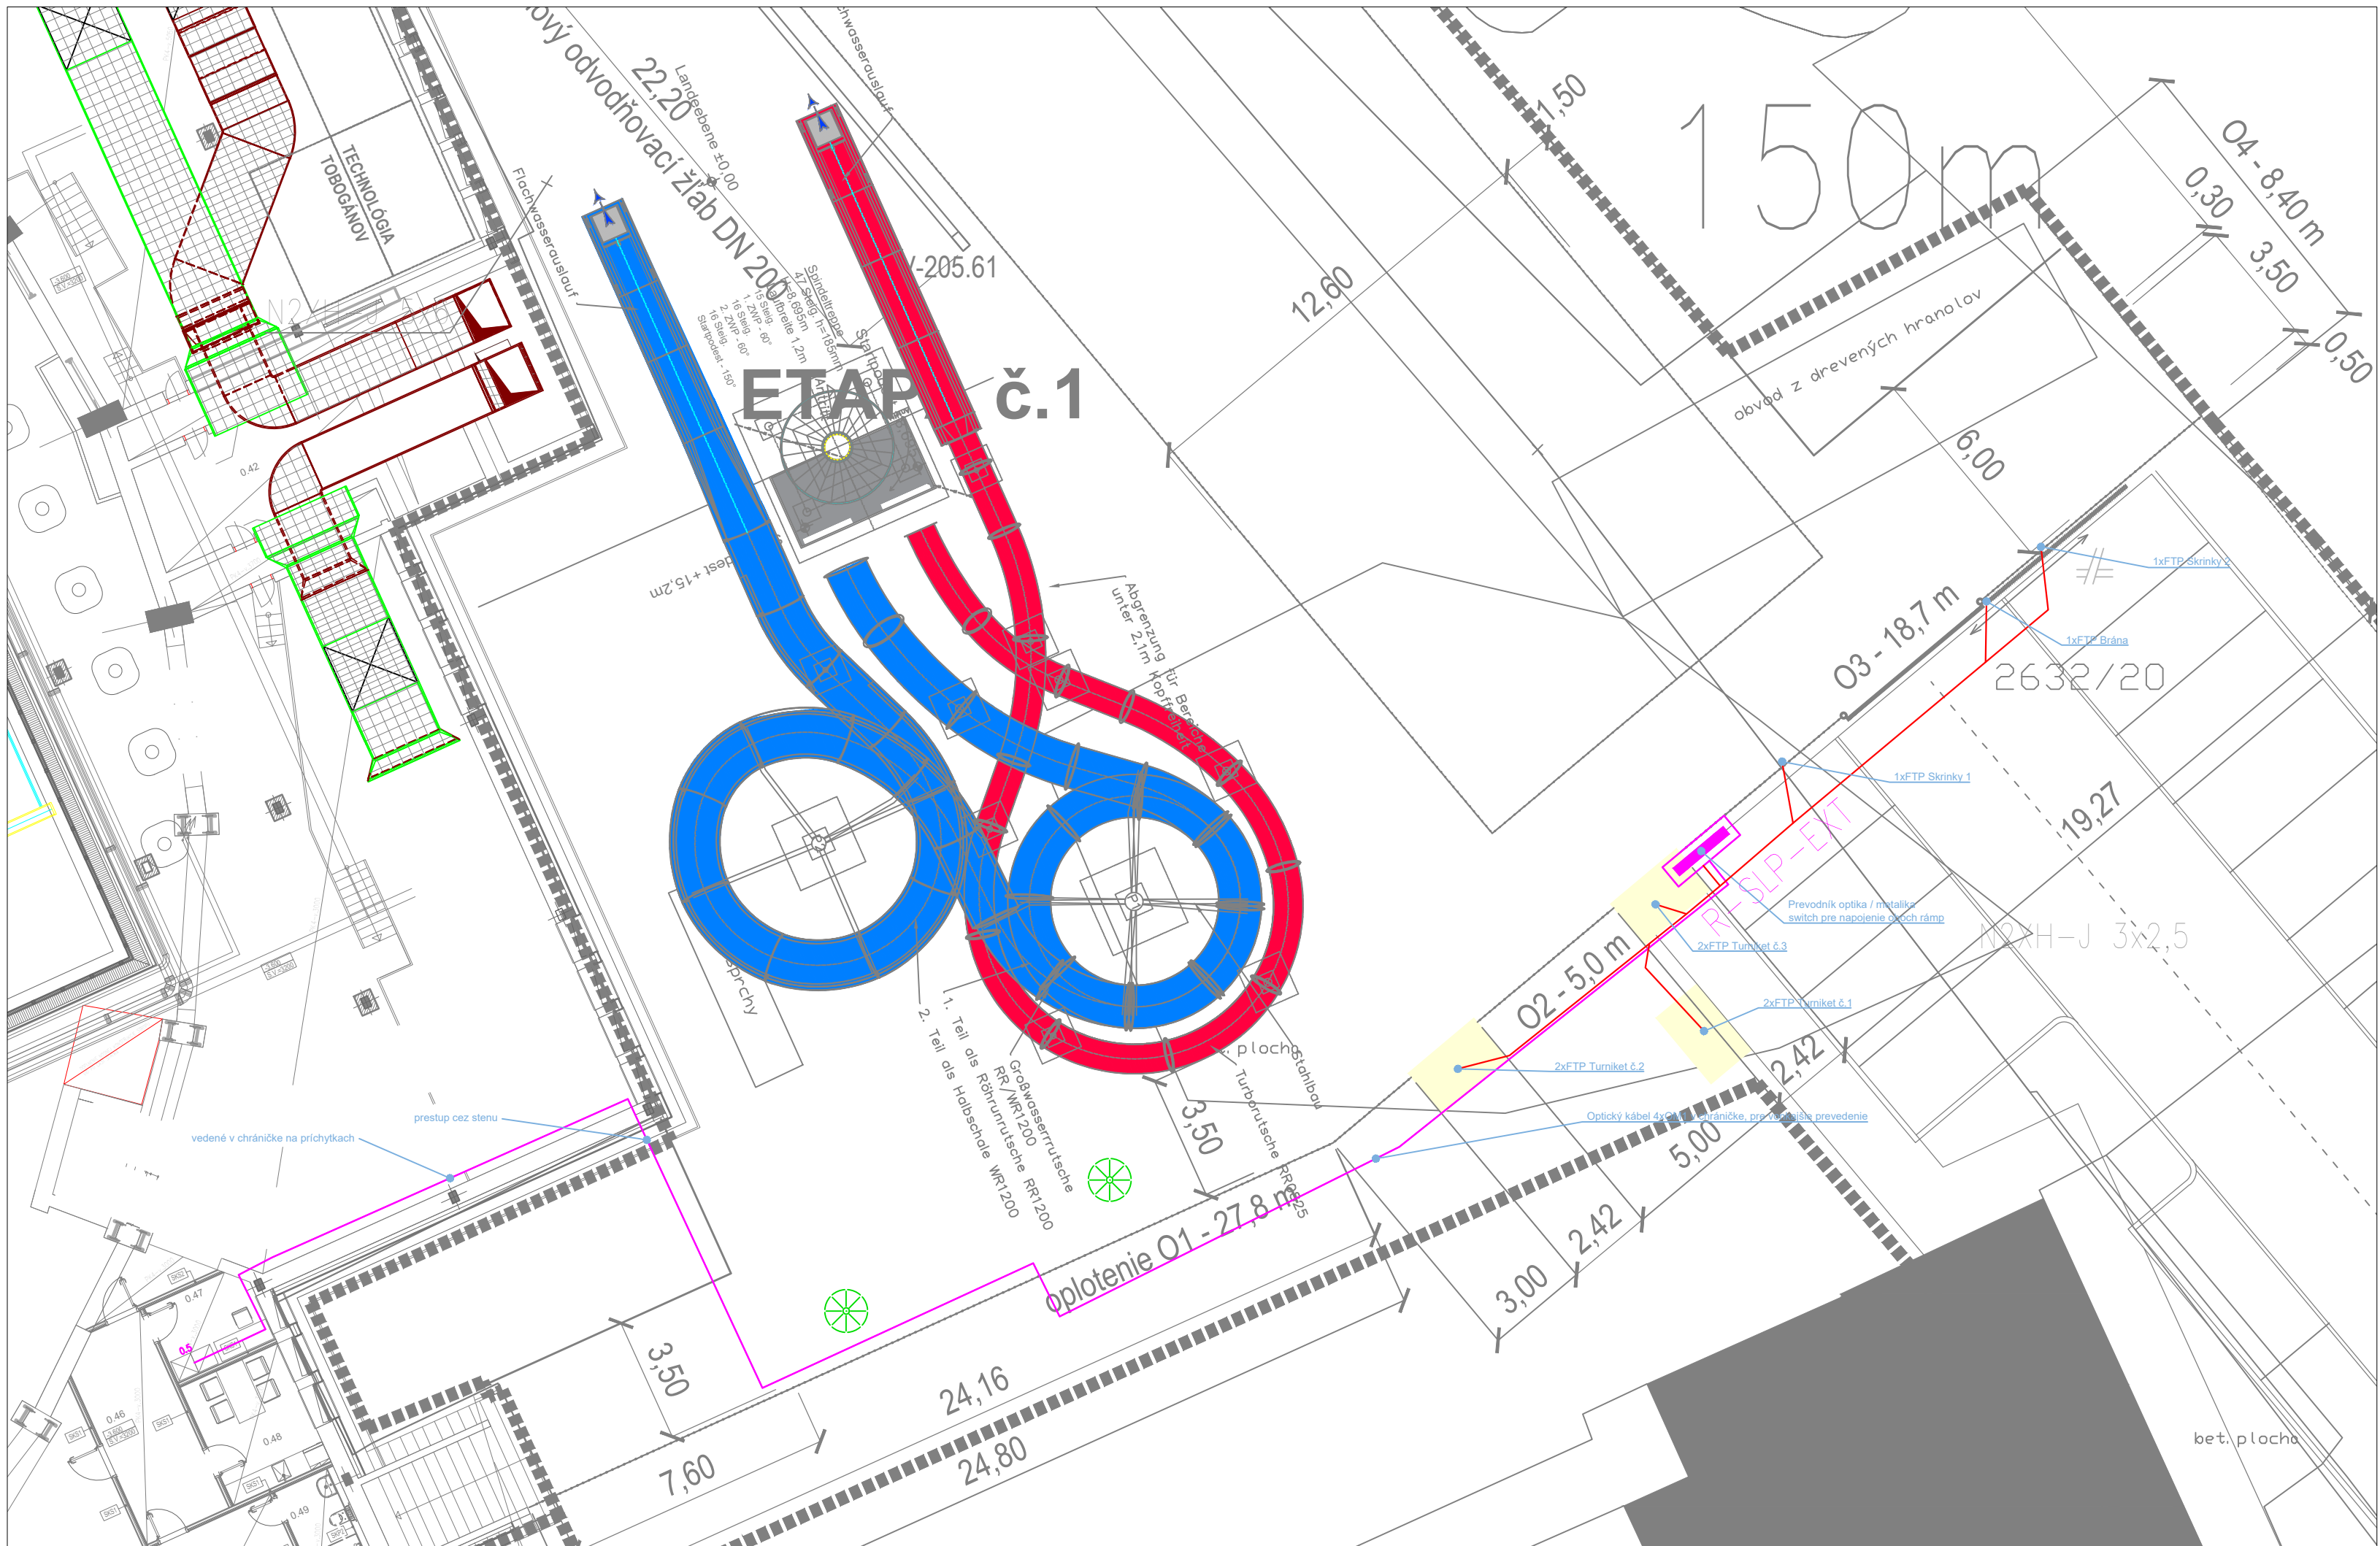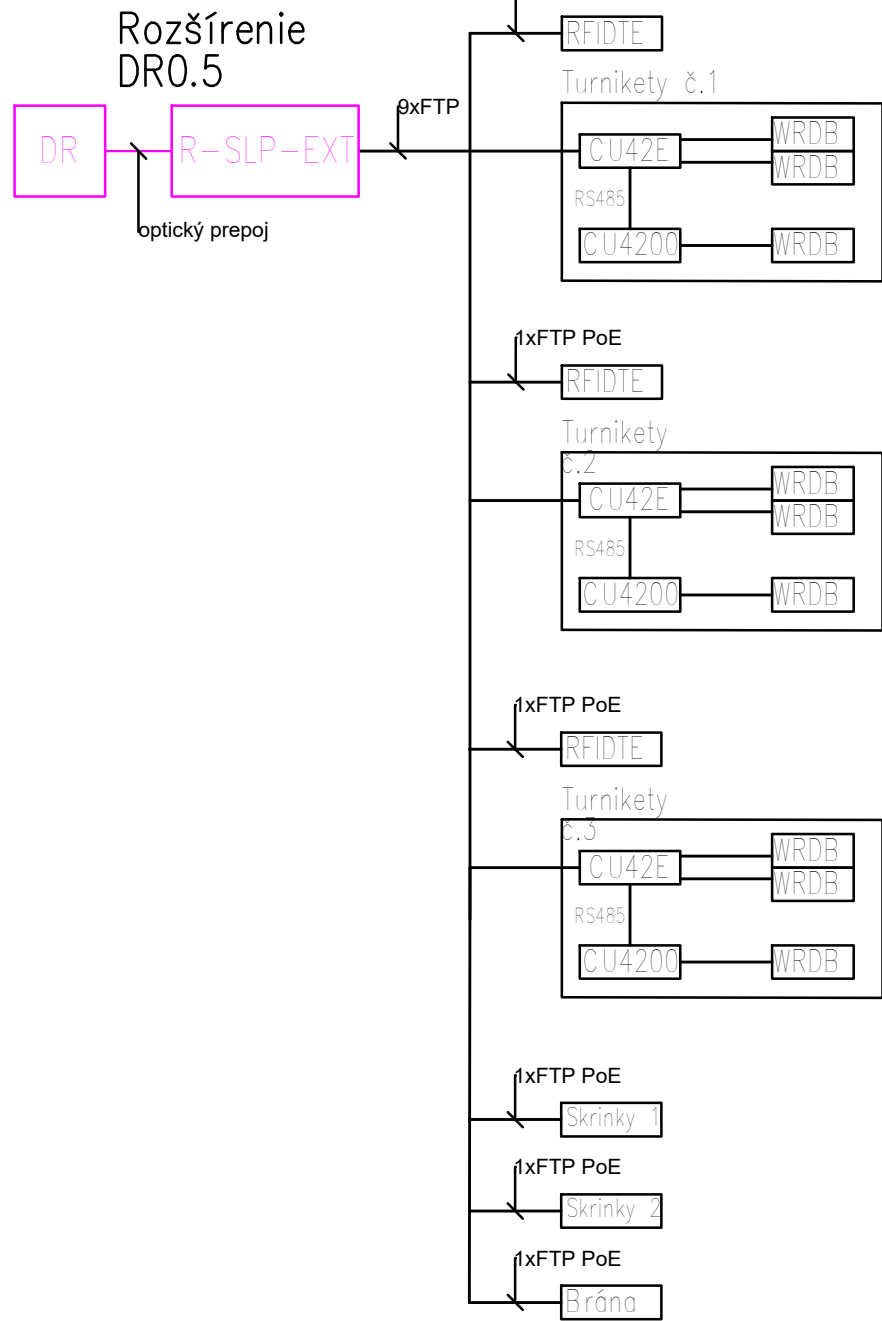

UPOZORNENIE:			
VŠETKY NAVRHOVANÉ MATERIÁLY JE MOŽNÉ NAHRADIŤ ODOBNÝMI MATERIÁLMI S PODOBNÝMI STAVEBNOTECHNICKÝMI A FYZIKÁLNYMI VLASTNOSTAMI INÝCH CERTIFIKOVANÝCH VÝROBCOV !!! PRI APLIKACII VŠETKÝCH MATERIÁLOV, KONŠTRUKCIÍ A PRVKOV DODRŽAŤ TECHNOLOGICKÉ A MONTÁŽNE POKYNY V ZAVISLOSTI OD APLIKOVANÝCH HMŔOT A TECHNOLOGII PODLA POKYNOV VÝROBCU, PREDPISPOV V TECHNICKÝCH LISTOV A PLATNÝCH STNÍ!! TENTO VÝKRES JE NEHMOTNÝM MAJETKOM FIRMY d.g.a. DESIGN GRAPHIC ARCHITECTURE s.r.o. OBSAH TOHTO VÝKRESU JE PREDMETOM OBCHODNÉHO TAJOMSTVA FIRMY. POŽIČAŤ, ZVEREJNIŤ, ROZMNOŽIŤ, POUŽÍVAŤ NA ÚČELY INEJ STAVBY, UKAZAŤ Z NEHO ODPSY, VÝPISY ALEBO KÓPIE BEZ PÍSMENHO SOHLASU FIRMY JE PORUŠENIE PLATNÝCH PRÁV!!!			
schéma/plan			orientácia/orientation
revízia/revision	datum/date		obsah/contents
investor/client	MESTO KOŠICE		Trnava SNP 48/A Košice, 040 11
sprievca	TEPELNÉ HOSPODÁRSTVO spoločnosť s ručením obmedzeným Košice		Komenského 7 Košice, 040 01 Tel: +421 55 600 7100 teho@teho.sk
generálny projektant/ generál designer	TERMOKLIMA, s.r.o.		Košická 3646/68 Poprad, 058 01 Tel: +421 52 426 1001 termoklima@termoklima.sk
autor/designer	d.g.a. design graphic architecture s.r.o.		Sídlo: úrčiskova 38, Prešov Mesto: Popradská 80, Košice Tel: +421 55 644 4397 dga@dgadp@gmail.com
vyraboval/drawn by	Electric Design s.r.o.		Sídlo: Poštová 547/20, Košice - mestská časť Staré Mesto
zodpovedný projektant/ responsibledesigner	Ing. Jozef Király, PhD.		autorizácia/authorisation
hlp/lpe	Ing.mgr.arch. Radovan Gonos		
projekt/project	TOBOGAN A PARKOVISKO PRE NOC KOŠICE		
miesto/place	Košice - Staré Mesto, Protifašistických bojovníkov 4, 040 01 Katastrálne územie: Stredné Mesto Parcela č.: 2014/1, 2014/19, 2014/39, 2632/19, 2632/20, 2002, 2481/18, 2482, 1997/2		
stavebný objekt/building	SO02 - TOBOGÁN		
výkres/plan	SITUÁCIA- ELEKTROINSTALÁCIA - SLABOPRUD		
mierka/scale	1:200	rozmery výkresu/plan dimension	840 x 400
akcia/action	3 1 8	stavebný objekt/building	02 00 1 2 2 5
stupeň/stage	S Z	revízia/revision	01
datum/date			paré
profesia/discipline	SLP		číslo záznamy