


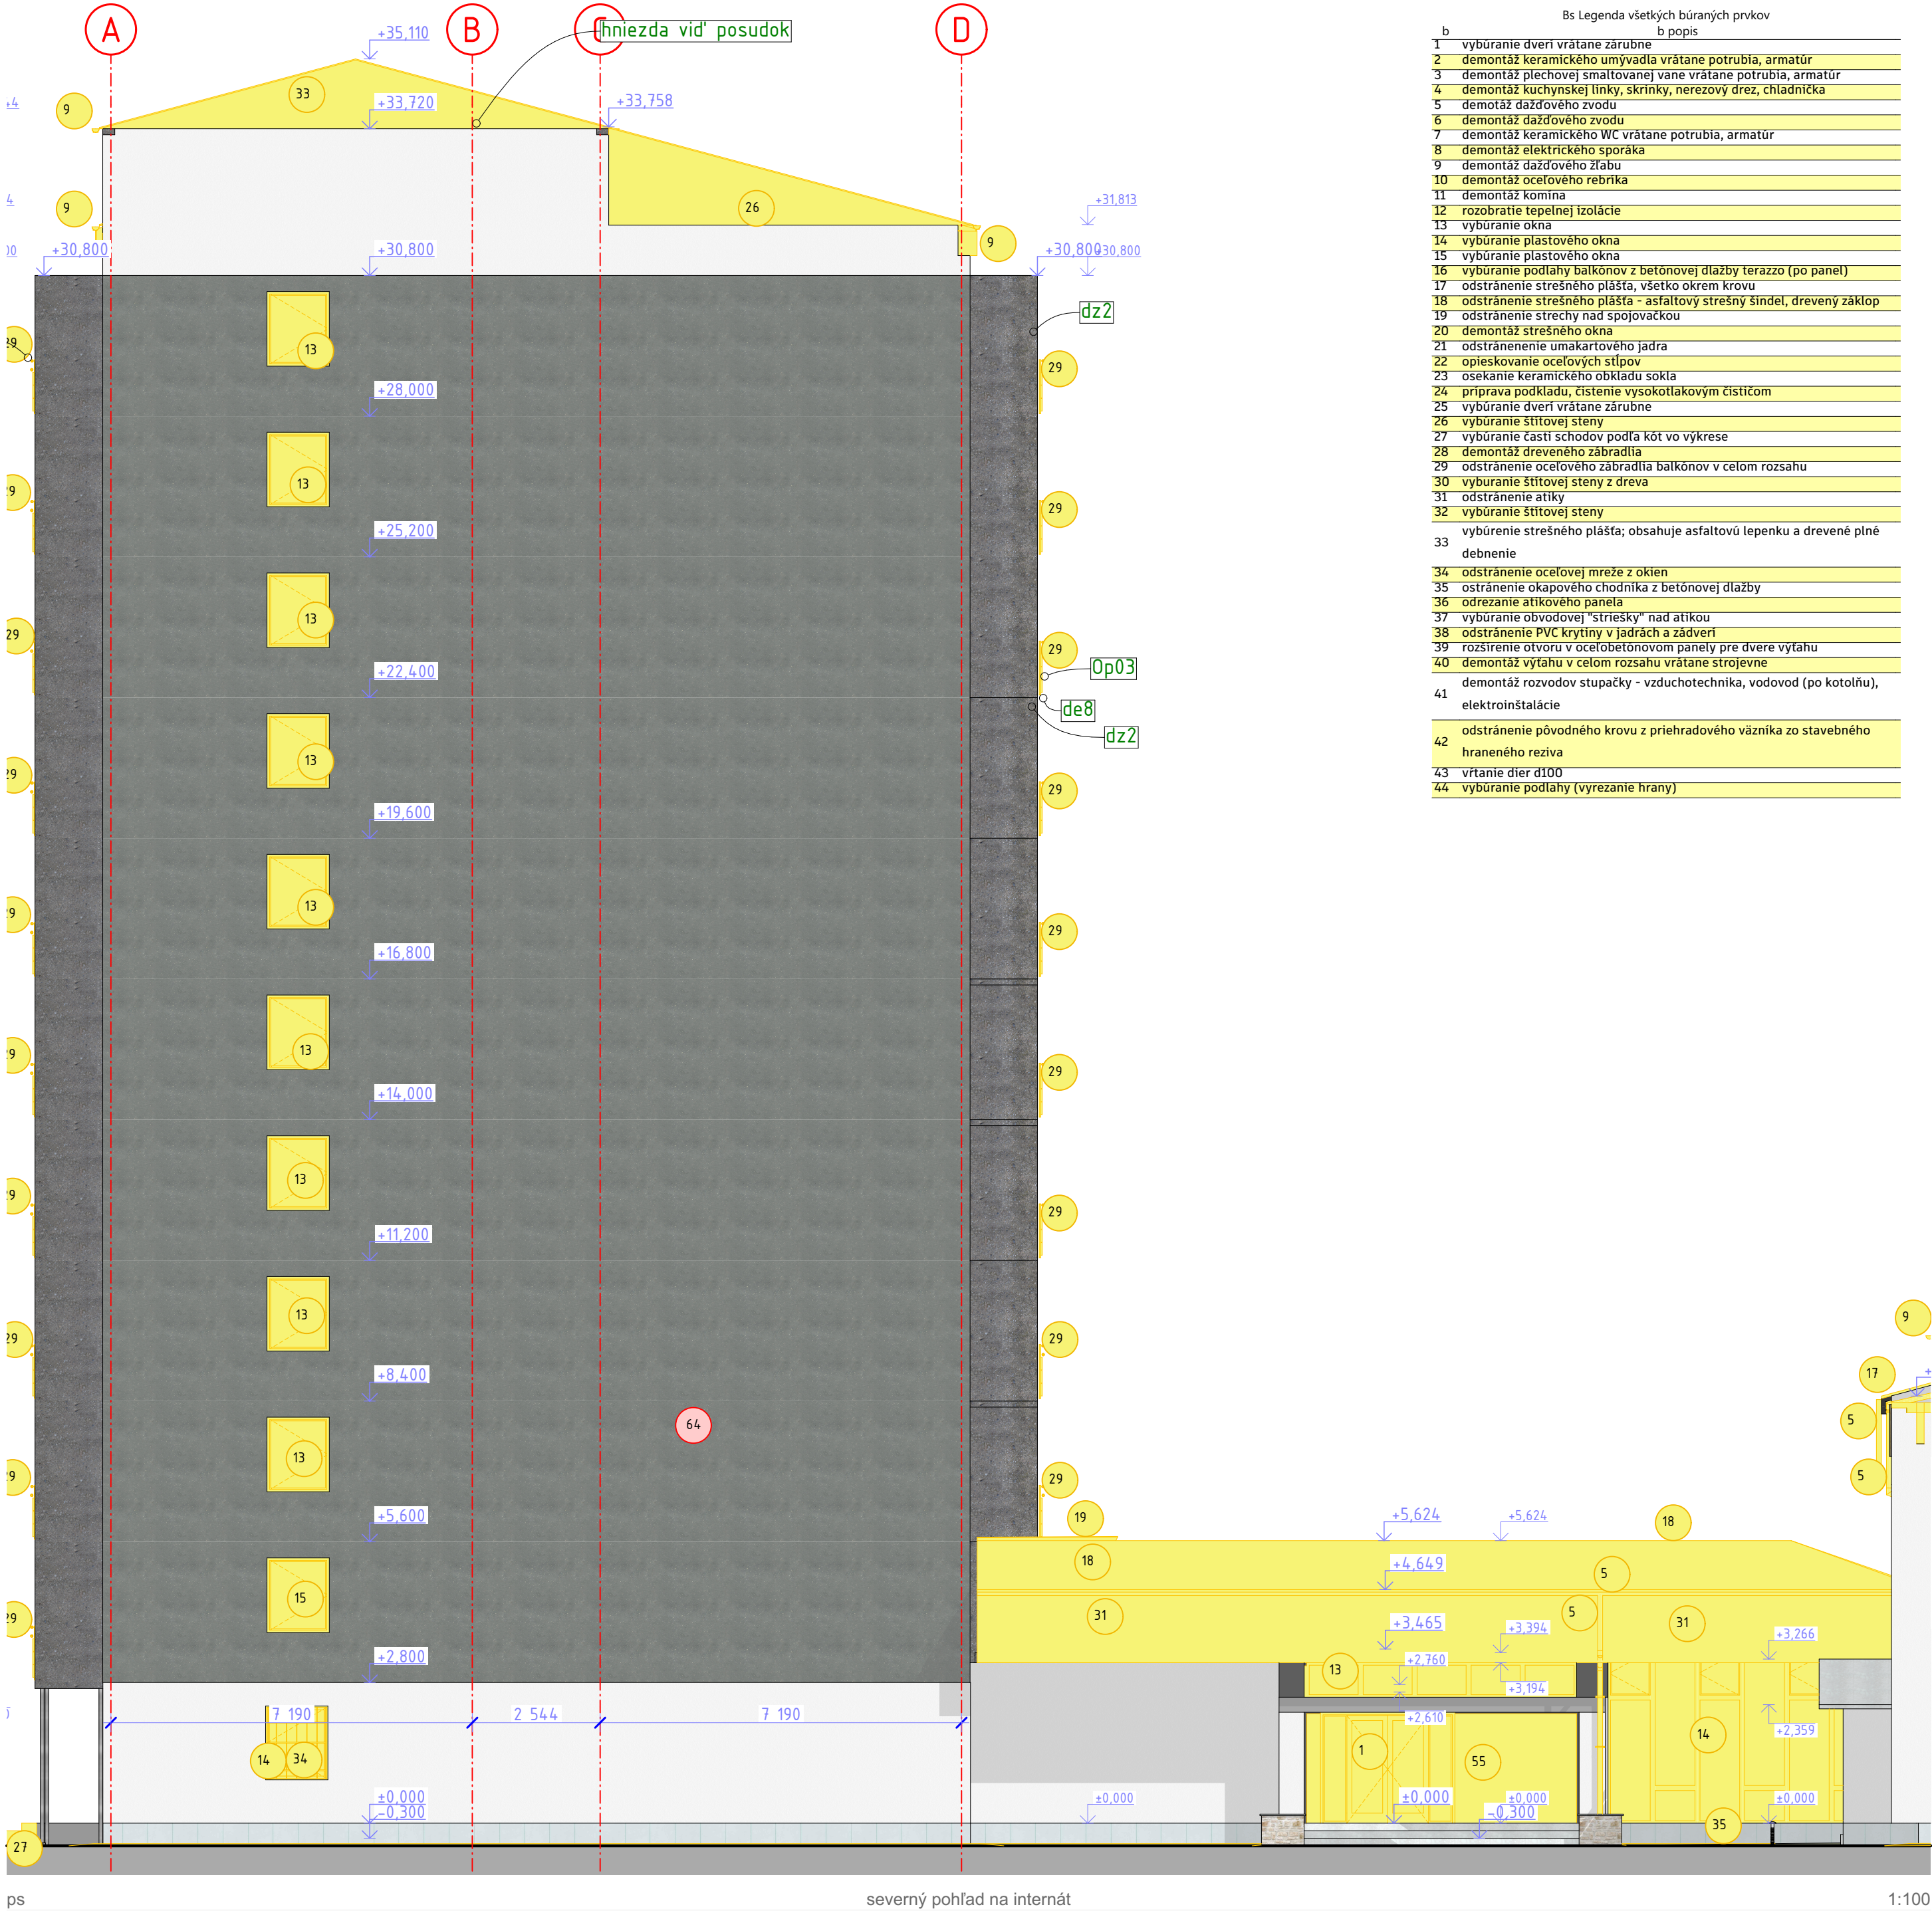

severný pohľad na internát

1:100

b	b popis
1	vybúranie dverí vrátane zárubne
2	demontáž keramického umývadla vrátane potrubia, armatúr
3	demontáž plechovej smaltovanej vane vrátane potrubia, armatúr
4	demontáž kuchynskej linky, skrinky, nerezový drez, chladnička
5	demontáž dažďového zvodu
6	demontáž dažďového zvodu
7	demontáž keramického WC vrátane potrubia, armatúr
8	demontáž elektrického sporáka
9	demontáž dažďového zľabu
10	demontáž oceľového rebríka
11	demontáž komína
12	rozobratie tepelnej izolácie
13	vybúranie okna
14	vybúranie plastového okna
15	vybúranie plastového okna
16	vybúranie podlahy balkónov z betónovej dlažby terazzo (po panel)
17	odstránenie strešného plášťa, všetko okrem krovu
18	odstránenie strešného plášťa - asfaltový strešný šindel, drevený záklop
19	odstránenie strechy nad spojovacou
20	demontáž strešného okna
21	odstránenie umakartového jadra
22	opieskovanie oceľových stĺpov
23	osadenie keramického obkladu sokla
24	príprava podkladu, čistenie vysokotlakovým čističom
25	vybúranie dverí vrátane zárubne
26	vybúranie štítovej steny
27	vybúranie častí schodov podľa kst vo výkrese
28	demontáž dreveného zábradlia
29	odstránenie oceťového zábradlia balkónov v celom rozsahu
30	vybúranie štítovej steny z dreva
31	odstránenie atiky
32	vybúranie štítovej steny
33	vybúranie strešného plášťa; obsahuje asfaltovú lepenku a drevené plné debnenie
34	odstránenie oceťovej mreže z okien
35	odstránenie okapového chodníka z betónovej dlažby
36	odrezanie atikového panela
37	vybúranie obvodovej "strišky" nad atikou
38	odstránenie PVC krytiny v jadrách a závereí
39	rozšírenie otvoru v oceťobetónovom paneli pre dvere výťahu
40	demontáž výťahu v celom rozsahu vrátane stroje
41	demontáž rozvodov stupačky - vzduchotechnika, vodovod (po kotolni), elektroinštalácie
42	odstránenie pôvodného krovu z priehradového väzníka zo stavebného hraneého reza
43	vrátenie dier d100
44	vybúranie podlahy (vyrezanie hrany)



západný pohľad na SO 01

1:100



Zodpovedný projektant: Ing. arch. Pavol Škombár (SKA 1496 AA)	VYPRACOVALI: Ing. Daniel Kolesár, Ing. Dávid Fellegi, Ing. Martina Corbová	HP: Ing. Daniel Kolesár	PSARCH architektúra + poradenstvo
NÁZOV STAVBY:	Rekonštrukcia internátu		ČÍSLO ZÁKAZKY: 2024_10
STAVEBNÍK: Stredná odborná škola polytechnická Jana Antonína Baľu, Štefániková 39., 059 21 Svit			ČASŤ: ss/bp skutočný stav + buracie práce
OKRES: Poprad	OBEC: Svit	PARC. ČÍSLO: 12/7, 12/32, 12/39	STUPEŇ PD: DSPRS
KAT. ÚZEMIE: Svit	FORMÁT: 84x450 mm		DÁTUM: 14. 4. 2025
			MIERKA: 1:100
OBSAH:	SO 01 pohľady - skutokový stav a búracie práce		ČÍSLO VYKR: ss/bp.11